

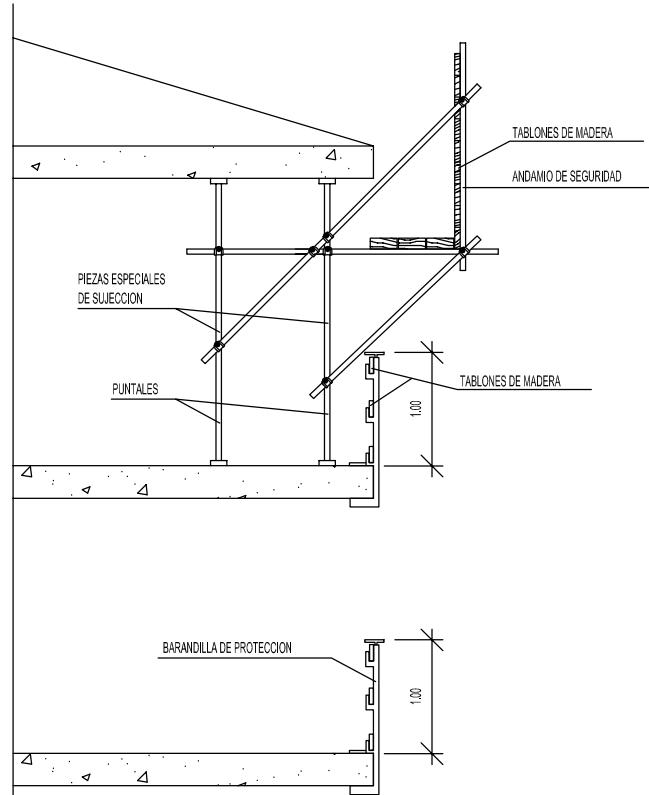
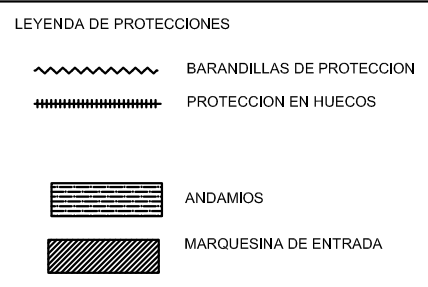
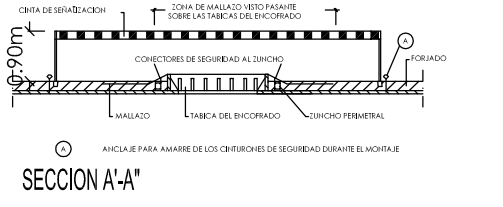


ESQUEMA UNIFILAR DEL CUADRO AUXILIAR ELECTRICO DE OBRA PARA MAQUINARIA PORTATIL.

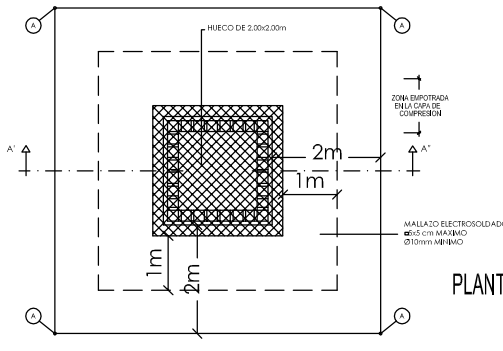

ESQUEMA DE PLATAFORMA EN BORDE DE CUBIERTA

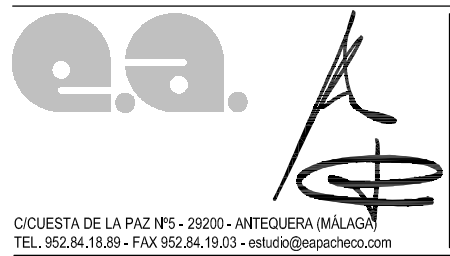

PROYECTO BASICO Y EJECUCION PARA LA ADECUACIÓN, REFORMA Y AMPLIACION DE LA SEDE DE LA POLICIA LOCAL EN ANTEQUERA, MÁLAGA

ARQUITECTO/S J. PEDRO PACHECO ORELLANA
INMACULADA PACHECO MARISCAL

ENCARGANTE/S EXMO. AYUNTAMIENTO DE ANTEQUERA

SS02

ESCALA 1/100

REVISION R2

EXP. 2011-017

FECHA NOV/2012