

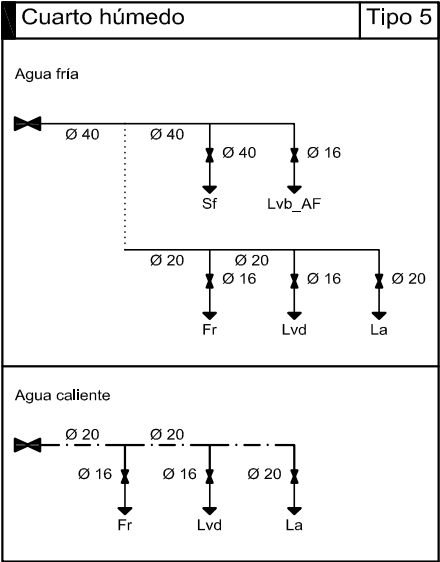
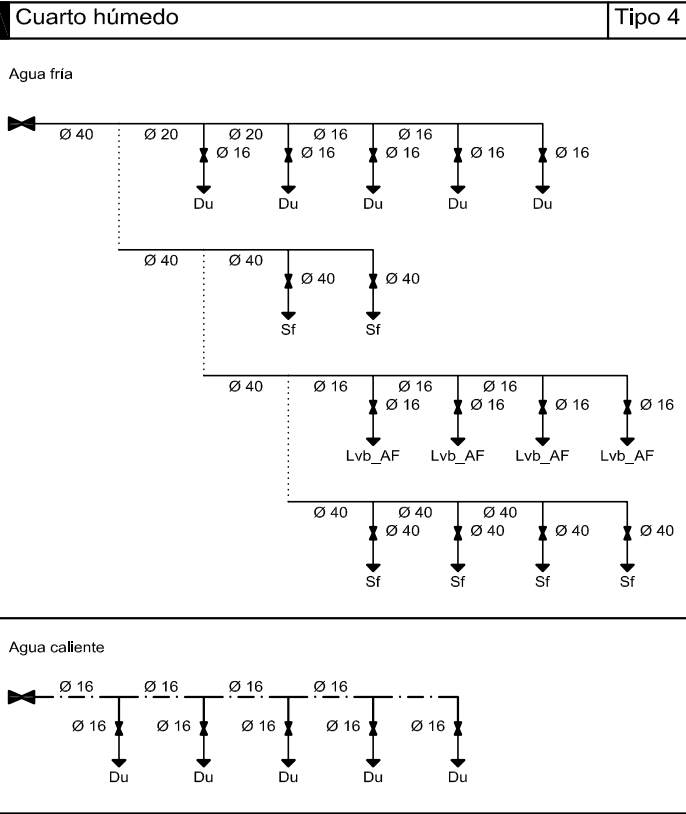
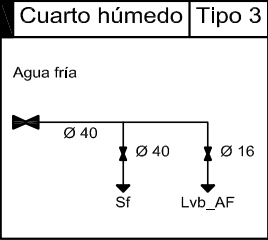
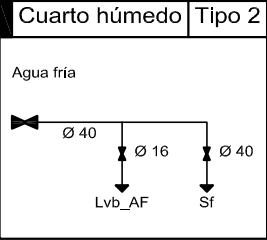


HS 4: Esquema de la instalación interior

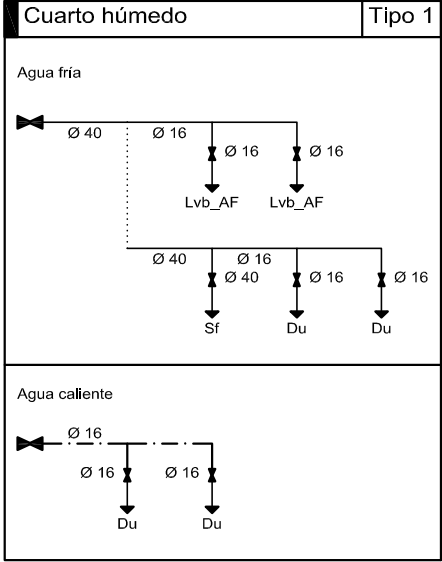

Simbología	
	Tubería de agua fría
	Tubería de agua caliente
	Llave de corte
	Producción de A.C.S.
	Punto de conexión del circuito de retorno de A.C.S.
Lvb_AF	Lavabo con grifo monomando (agua fría)
Sf	Inodoro con fluxómetro
Du	Ducha
Fr	Fregadero doméstico
Lvd	Lavavajillas doméstico
La	Lavadora doméstica

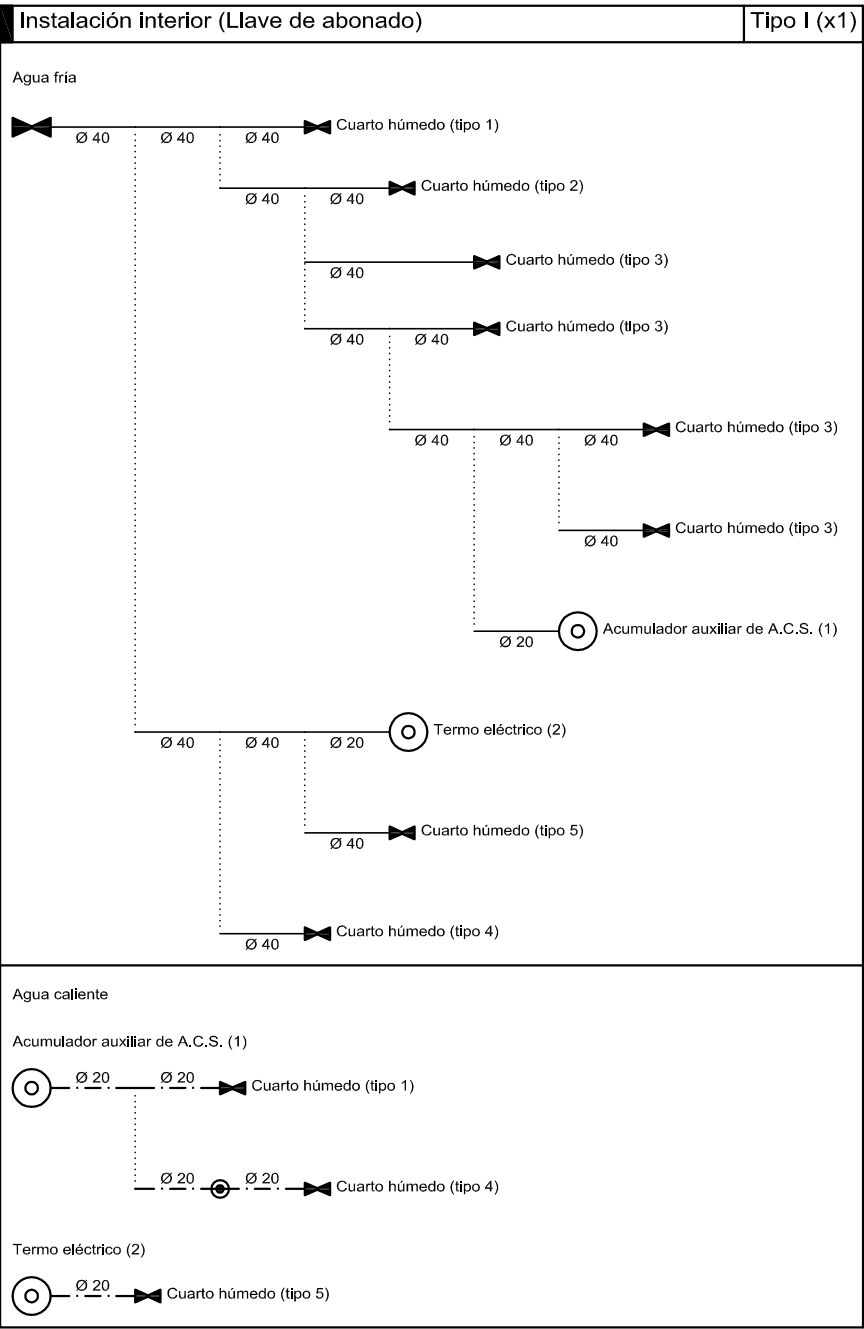

C/CUESTA DE LA PAZ Nº5 - 29200 - ANTEQUERA (MÁLAGA)
TEL. 952.84.18.89 - FAX 952.84.19.03 - estudio@eapacheco.com

[Handwritten signature]

PROYECTO BASICO Y EJECUCION PARA LA
ADECUACIÓN, REFORMA Y AMPLIACION DE LA SEDE
DE LA POLICIA LOCAL EN ANTEQUERA, MÁLAGA

ARQUITECTO/S J. PEDRO PACHECO ORELLANA
INMACULADA PACHECO MARISCAL
ENCARGANTE/S EXMO. AYUNTAMIENTO DE ANTEQUERA

105

ESCALA 1/100
REVISION R2
EXP. 2011-017
FECHA NOV/2012

ESQUEMA DE LA INSTALACION DE FONTANERIA

EL PRESENTE DOCUMENTO ES COPIA DE SU ORIGINAL, DEL QUE SON AUTORES LOS TÉCNICOS ARRIBA FIRMANTES, SU UTILIZACION TOTAL O PARCIAL, ASI COMO CUALQUIER REPRODUCCION O CESION A TERCEROS, REQUERIRA LA PREVIA AUTORIZACION EXPRESA DE ESTOS, QUEDANDO, EN TODO CASO, PROHIBIDA CUALQUIER MODIFICACION UNILATERAL DEL MISMO.